

Wojewódzki Urząd Ochrony Zabytków
w Poznaniu
Delegatura w Lesznie
Pl.Komeńskiego 6 , 64-100 Leszno
Le-WA.5152.1130.2.2020

 
Leszno dnia 13 marca 2020 r.

Miejskie Przedsiębiorstwo
Wodociągów i Kanalizacji
Ul. Lipowa 76A, 64-100 Leszno
Pełnomocnik Pani Maria Sacha
„DORA”
Ul Korfantego 6
64-100 Leszno

W odpowiedzi na pismo z dnia 05.03 .2020 r. tut. Urząd, opiniuje bez uwag zamierzenie inwestycyjne polegające na budowie sieci wodociągowej i kanalizacji sanitarnej , na dz. nr ewid. 356, 355/1, 353/12, 355/4, 355/7, 353/12 wm. Leszno ul. Stawowa

Planowana inwestycji zlokalizowana jest w strefie „W” ochrony archeologicznej ,określonej w miejscowym planie zagospodarowania przestrzennego. Uchwała nr XXXVI/427/2009 Rady Miejskiej Leszna z dnia 29.10.2009r.

W związku z powyższym, w trakcie prac ziemnych związanych z realizacją inwestycji powinny być prowadzone badania archeologiczne. Zgodnie z art. 36 ust.1 pkt 5. ustawy z dnia 23 lipca 2003 r. o ochronie zabytków i opiece nad zabytkami, tj. Dz. U. 2020 poz. 282), na prowadzenie badań archeologicznych należy uzyskać pozwolenie konserwatora zabytków

Z up. Wielkopolskiego Wojewódzkiego
Konserwatora Zabytków

mgr Jacek Nowakowski
St. specjalista

 

Załączniki:

1. Informacja o prywatności
2. plan sytuacyjny - 1 egz.

a/a

Sprawę prowadzi Jacek Nowakowski
Leszno tel. 65 5299383/18

Administratorem Pani/Pana danych osobowych jest Wielkopolski Wojewódzki Konserwator Zabytków.
Dalsze informacje dotyczące ochrony Pani/Pana danych osobowych znajdują się na stronie WWW pod adresem: <http://poznan.wuoz.gov.pl/ochrona-danych-osobowych-0>

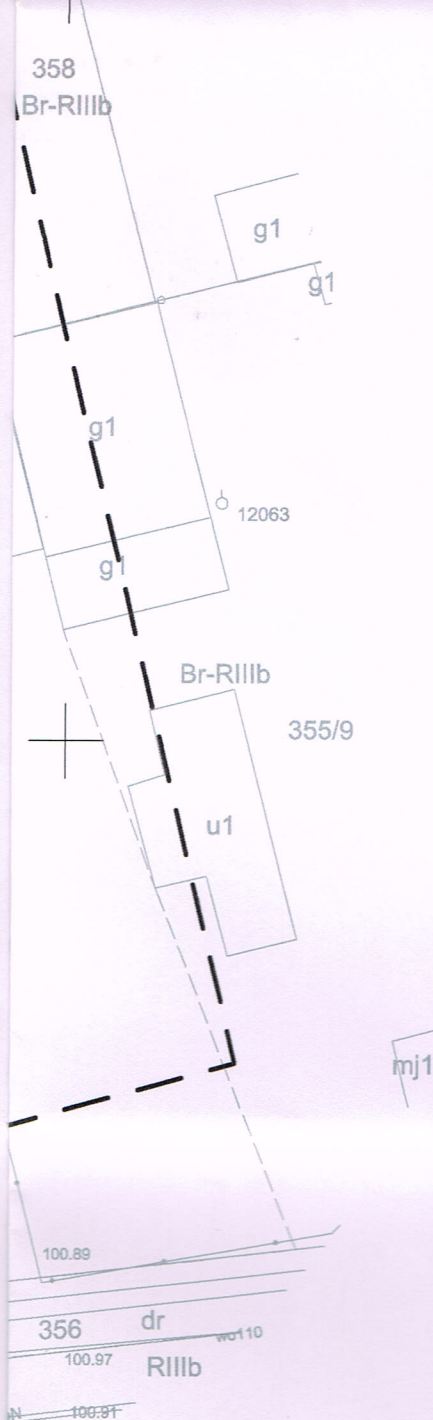

PROJEKTOWANA KANALIZACJA SANITARNA
PROJEKTOWANA SIEĆ WODOCIĄGOWA
HP
HYDRANT NADZIEMNY DN80
PROJEKTOWANA SIEĆ GAZOWA
ZGODNIE Z PROJEKTEM ZUT PROFIT Z 2020 r.

**ZA ZGODNOŚĆ
Z ORYGINAŁEM**

DORA	rysunek: PROJEKT ZAGOSPODAROWANIA TERENU SIECI WODOCIĄGOWA I KANALIZACJI SANITARNEJ
Maria Sacha ul. Korfanteo 6 64-100 Leszno	temat: BUDOWA SIECI WODOCIĄGOWEJ I KANALIZACJI SANITARNEJ W REJONIE UL. STAWOWEJ W LESZNIE (DZ. O NR EWID. 355/1)
skala: 1:500	adres: REJON UL. STAWOWEJ, 64-100 LESZNO dz. nr 356, 355/1, 353/12, 355/4, 355/7
data: 03.2020	projektant: mgr inż. M. SACHA upr. projektowe i wykonawcze w specjalności instalacyjno-inżynierskiej w zakresie sieci i instalacji sanitarnych, nr 1193/88/Lo sprawdzający: mgr inż. L. FRELEK upr. budowlane do projektowania i kierowania robotami budowlanymi bez ograniczeń w specjalności instalacyjnej w zakresie sieci, instalacji i urządzeń cieplnych, wentylacyjnych, gazowych, wodociągowych i kanalizacyjnych, nr WKP/0360/PWOS/13

01